
 


水圧管路平面図

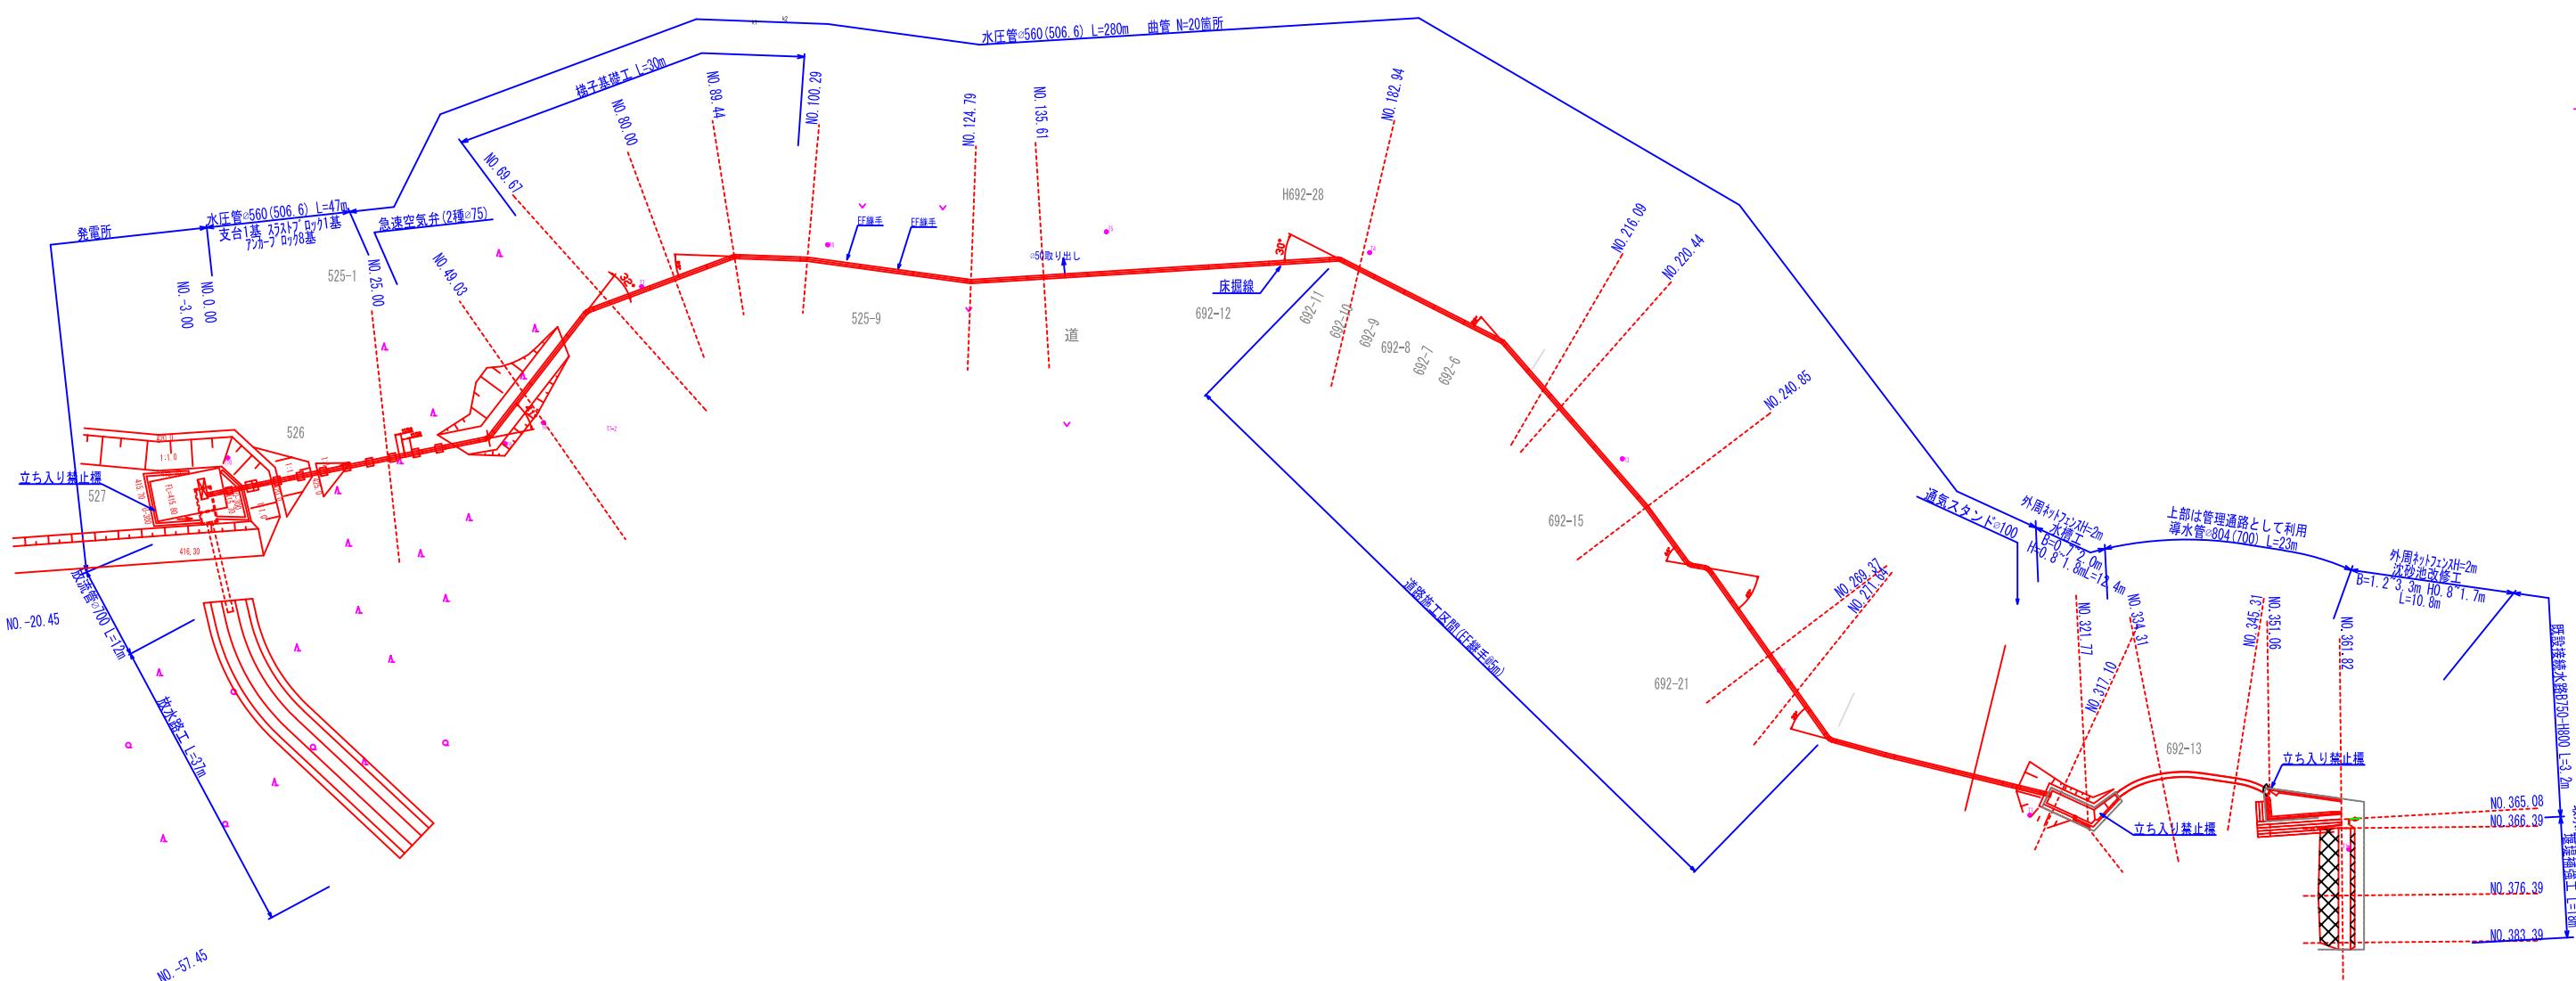

点名	X座標	Y座標	標高
11-1	473.434	584.548	448.468
11	478.511	537.220	451.563
12	500.000	500.000	449.961
13	531.418	476.710	448.931
14	562.020	439.202	448.275
15	565.104	400.113	448.200
16	563.191	358.733	446.024
17	556.954	331.094	445.279
18	536.791	316.543	453.326
19	533.656	310.826	450.996
110	531.542	269.674	420.025



事業名: 小水力発電事業 所在: 〇〇市〇〇区〇〇〇地内	事業者 企業組合 〇〇〇〇	作成者 株式会社 〇〇〇設計	設計: 年.月.日 年 月 日 変更: 年.月.日 年 月 日	承認 製図	縮尺 1:500(A1) 1:1000(A3) 図面番号	図名 水圧管路平面図
---------------------------------	-------------------------	--------------------------	------------------------------------------	----------	------------------------------------	----------------------